


RUA MARIA
CARMELINDA
RUA PAULO VALENÇA
RUA MANOEL
DE OLIVEIRA

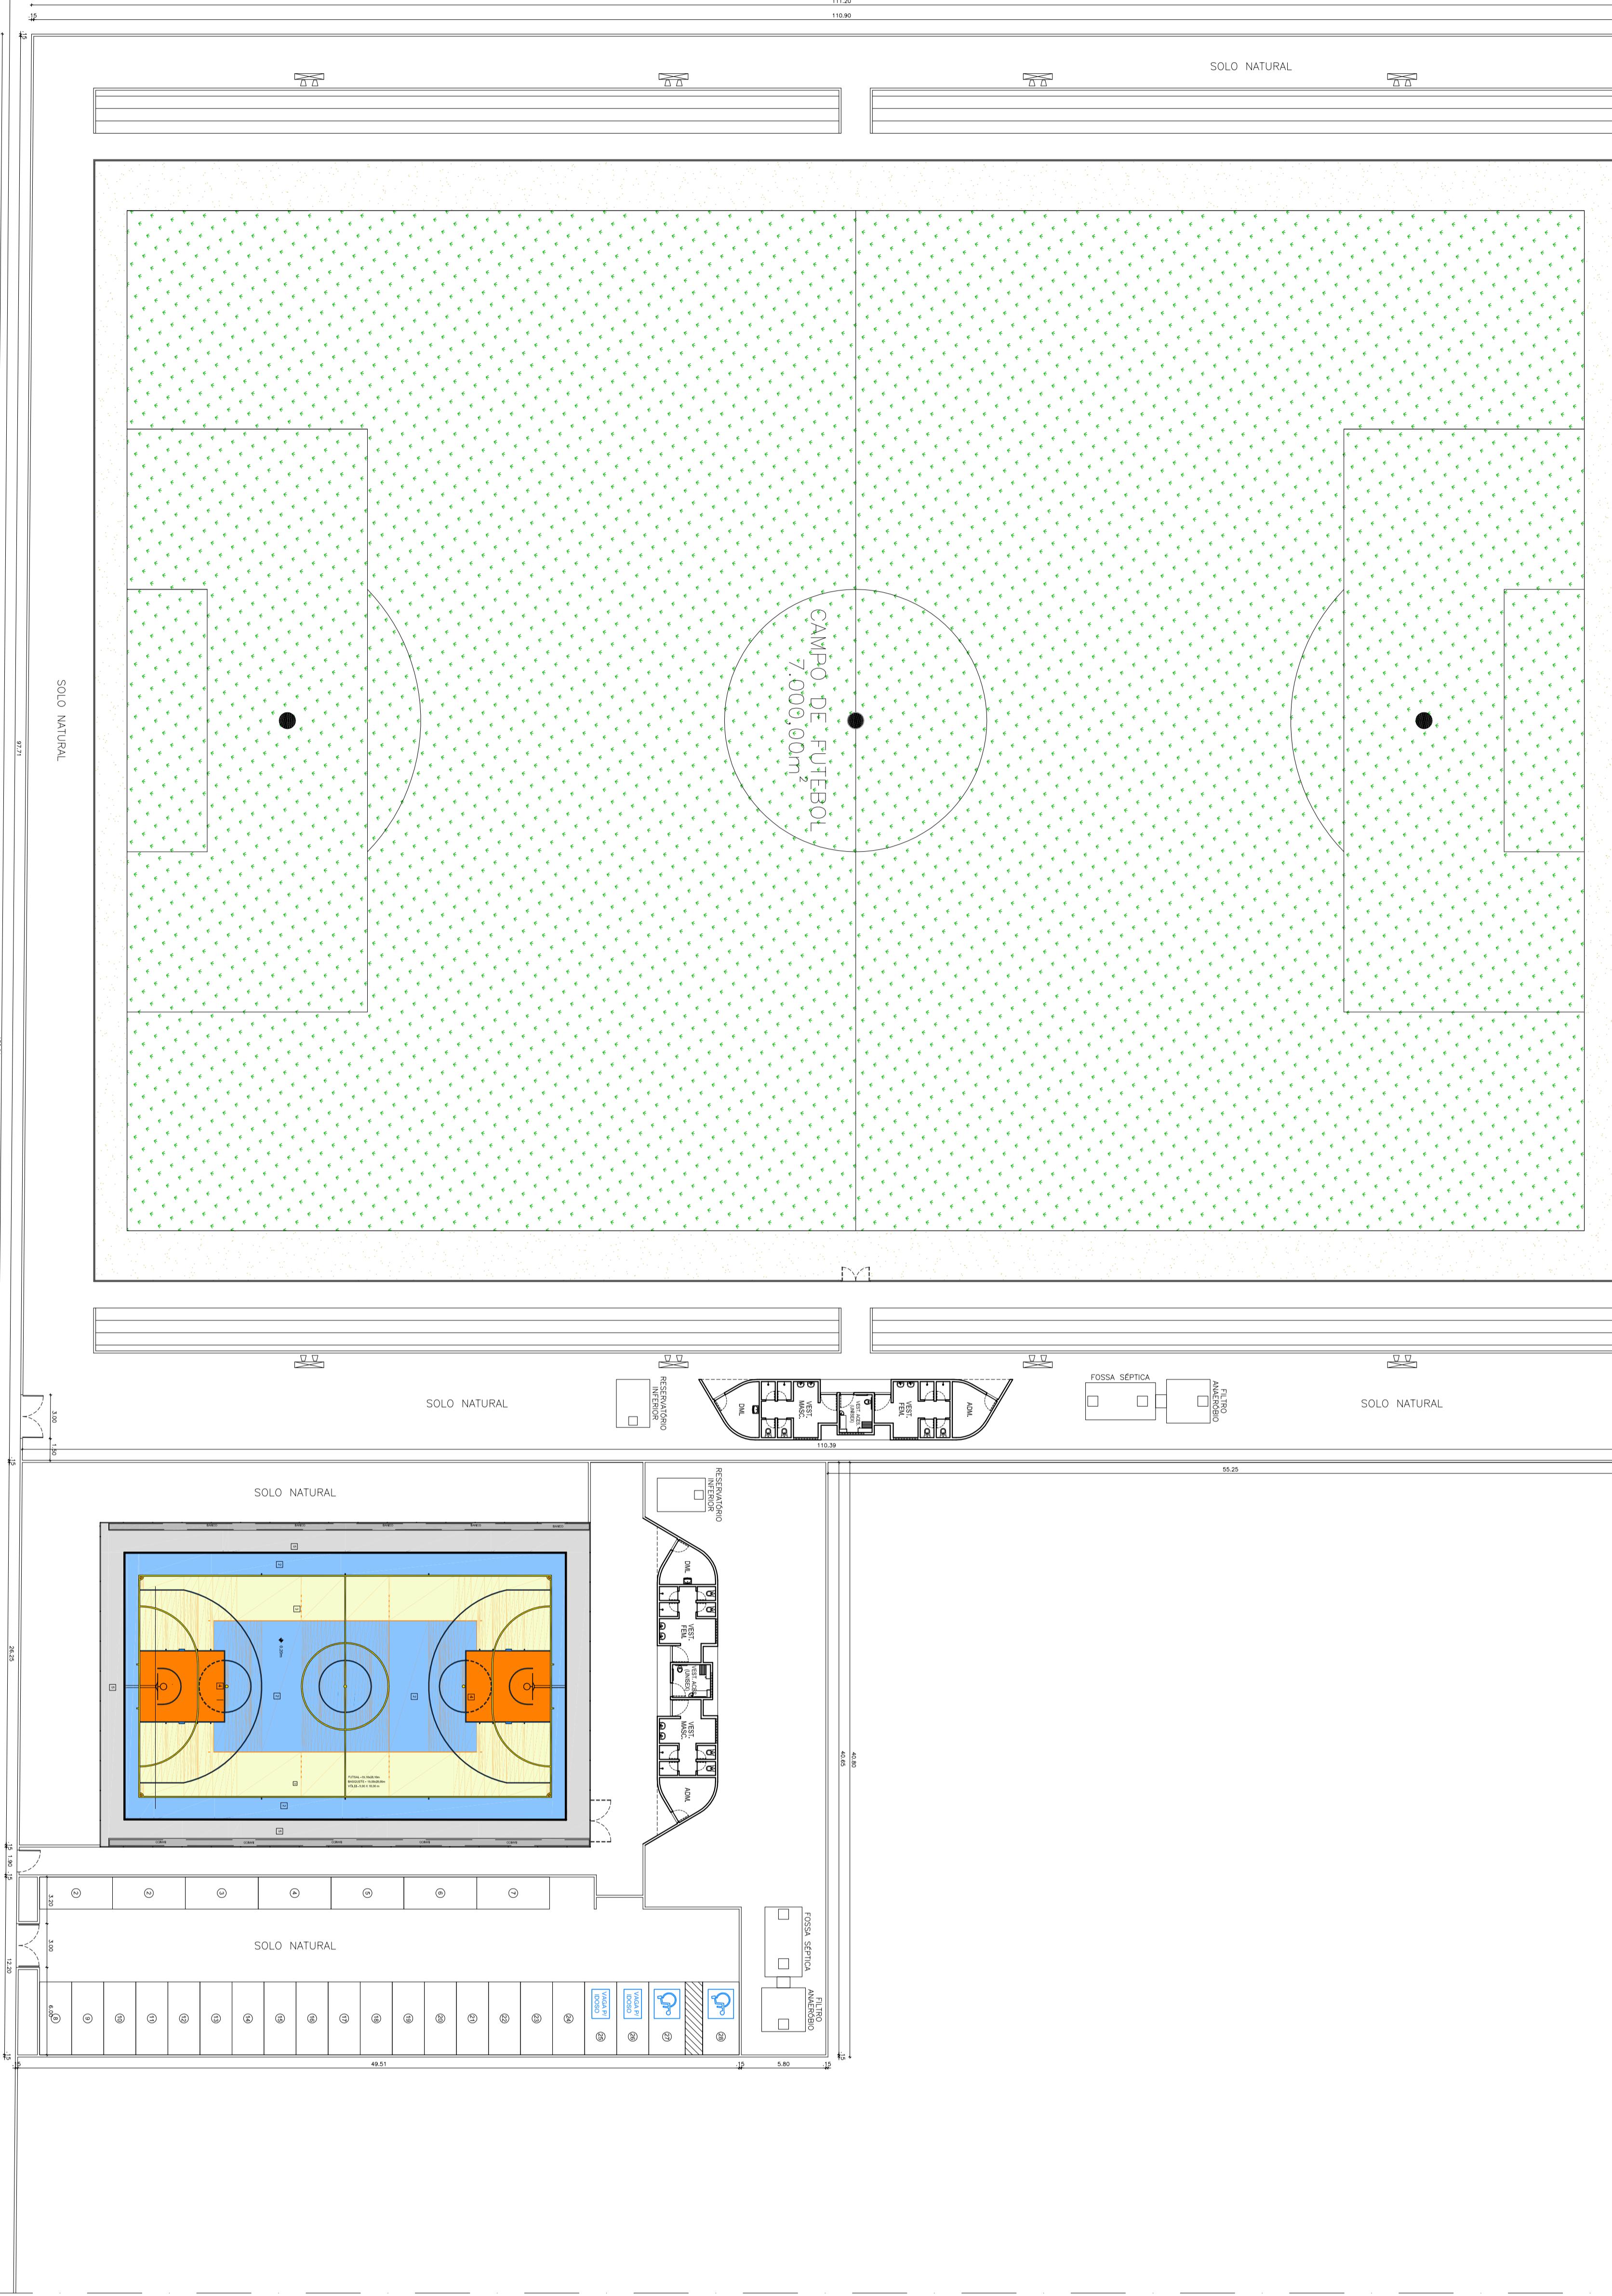

RUA JOSÉ FELIPE SOBRINHO
RUA FRANCISCO GONÇALVES 2
RUA FRANCISCO GONÇALVES 1
RUA JOSE FILMIO

PLANTA BAIXA - IMPLANTAÇÃO
ESCALA: 1:250

CAMPANHA DE RIBEIRÃO
PREFEITURA MUNICIPAL DE RIBEIRÃO
CAMPO DE FUTEBOL e
QUADRRA POLIESPORTIVA
PROJETO BÁSICO - IMPLANTAÇÃO
PROJETO PARA ADEQUAÇÃO DO CAMPO DE FUTEBOL
COM INCLUSÃO DE UMA QUADRA POLIESPORTIVA
DESCOBERTA/NAMINGO
PLANTA BAIXA
IMPLANTAÇÃO
OBS:
CONFERIR TODAS AS COTAS NO LOCAL
DATA: MARÇO/2014
ESCALA: 1:250

PROPRIETÁRIO: PREFEITURA MUNICIPAL DE RIBEIRÃO PROJETO:

ONLINE: 10.22.687/000-143

CONSTRUÇÃO:

RESPONSÁVEL TÉCNICO: MARCELO LUIS RODRIGUES DE ARRUDA
ENG. CIVIL - CREA-3424 DPE