


PLANTA DE HIDRÁULICA
ESCALA: 1/150

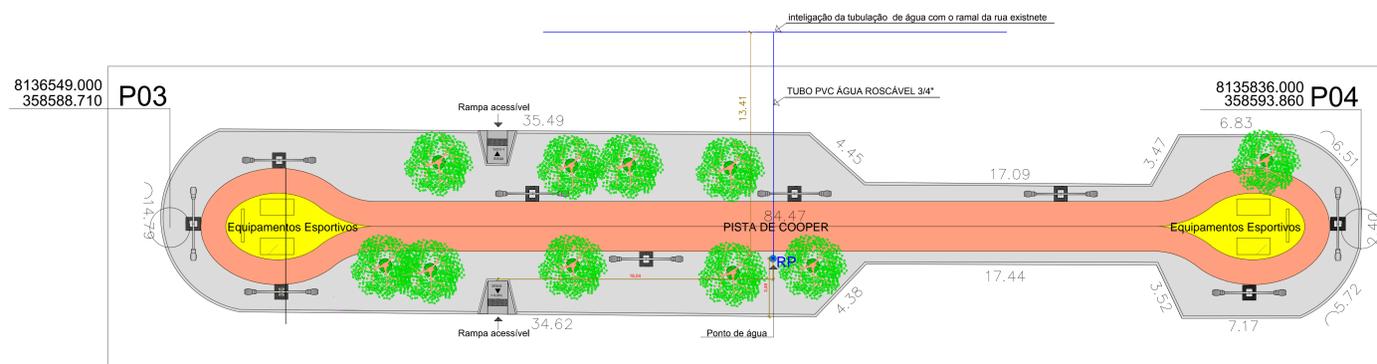

PLANTA DE HIDRÁULICA
ESCALA: 1/150

LEGENDA

	DESCRIÇÃO
	tubo PVC roscável de 3/4"
RP	registro de passagem metálico 3/4"
TJ	torneira de jardim em plástico



PREFEITURA MUNICIPAL DE RIACHO DAS ALMAS - PE
SECRETARIA DE INFRAESTRUTURA

PROJETO:
REVITALIZAÇÃO DA PRAÇA DA MATRIZ

PLANTA BAIXA DE HIDRÁULICA		ESCALA: Indicada
ÁREA: 1.030,00 m ²	PERÍMETRO: 365,15 m	DATA: ABRIL/2017 FOLHA: 01/02
Responsável Técnico: André Castro CREA: 047902		LOCAL: BAIRRO CENTRO, RIACHO-PE
		APROVAÇÃO: